


CORTE AA

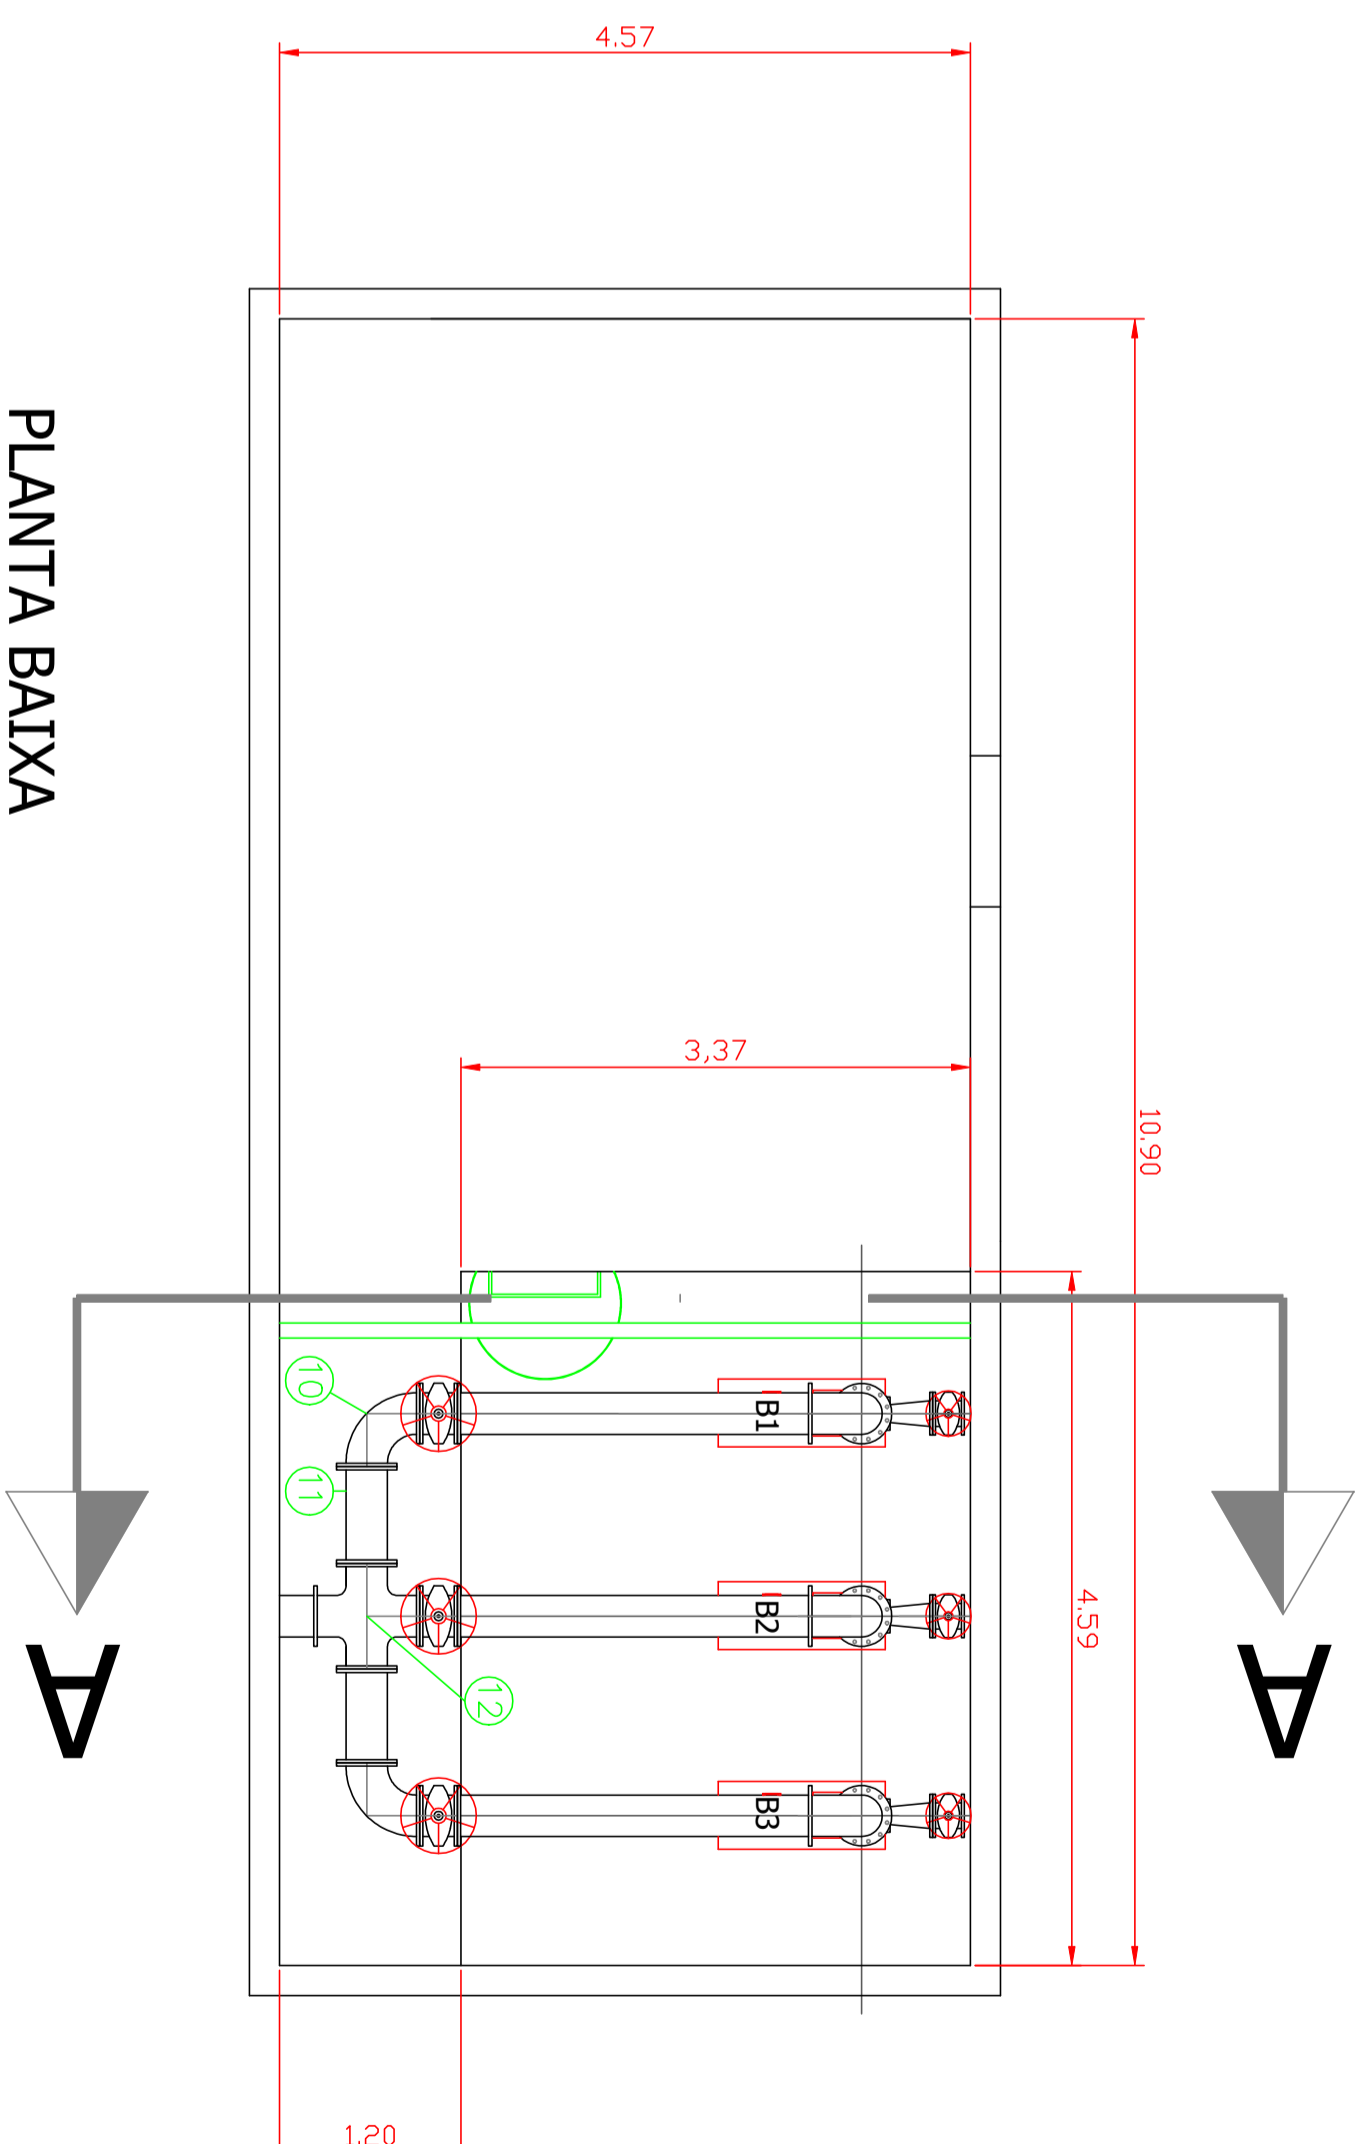

PLANTA BAIXA

DIMENSÕES EM METRO

ITEM	DESCRIÇÃO	QTID
01	Tubo galvanizado, Ø 4"	01
02	Cruzeta com flanges, fôfo, PN 10, Ø250 mm	01
03	Tubo com Flanges, fôfo, PN 10, Ø250x640 mm	02
04	Curva com flanges 90°, fôfo, PN 10, Ø250 mm	02
05	Registro Gaveta, fôfo, PN 10, Ø250 mm, com volante	03
06	Tubo com Flanges, fôfo, PN 10, Ø250x2323 mm	03
07	Curva com flanges 90°, fôfo, PN 10, Ø250 mm	03
08	Tubo com Flanges, fôfo, PN 10, Ø250x4516mm	03
09	Redução concentríca com flanges, fôfo, PN 10, Ø 250x150 mm	03
10	Redução concentríca com flanges, fôfo, PN 10, Ø 150x80 mm	03
11	Conjunto moto-bomba centrífuga, modelo 180, 1160 rpm, 10 cv, marca Haupt	03
12	Redução Congêntrica, fôfo, flange, Ø150x100 mm, sendo a furação 150 (PN10) e a furação 100 (ANSI B 16.1, 125 lb)	03
13	Registro Gaveta, fôfo, PN 10, Ø200mm, com volante	03

ASSUNTO: ELEVATÓRIA DE RECALQUE DE EFLENTE ATUAL

ENDEREÇO: ETE PARQUE SÃO BENTO

BARRIO:

PROJETO: GILMAR

DESENHISTA:

Nº DESENHO: 01/2013

DATA: 10/02/2013

ESCALA: 1:50

REVISÃO: 0

VISTO: